


PLANIMETRIA ANTINCENDIO scala 1:100
VIE DI FUGA

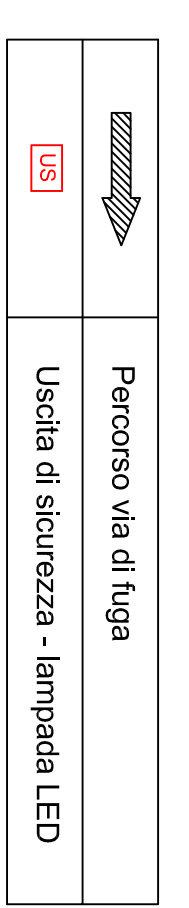

VIA FRANCESCO PETRARCA



COMUNE DI DECIMOMANNU
PROVINCIA DI CAGLIARI

OGGETTO:
ATTUAZIONE INTERVENTI INSERITI NELL'AMBITO DEL PIANO STRAORDINARIO DI EDILIZIA SCOLASTICA. PROGETTO ISCOLA@ ASSE II. INTERVENTO DI ADEGUAMENTO E MESSA IN SICUREZZA DELLA SCUOLA MATERNA.

TAVOLA 6	PLANIMETRIA ANTINCENDIO - VIE DI FUGA -		PROGETTO DEFINITIVO ESECUTIVO
	SCALE: 1:100	IL TECNICO	IL RESPONSABILE U.T.
DATA MARZO 2016	- Ing. Alessandro Manti		

STUDIO TECNICO
 Dott. Ing. Alessandro Manti Via Vittorio Emanuele III n° 42, 09022 Lussurgiu (VS) T. 070/5341142. E-mail: alessandromanti@tiscali.it